


Starosta Łódzki Wschodni
Polski Urząd Miejski w Łodzi
90-002 Łódź, ul. Tawerna 23, tel. 42 252 56 25
Dokumentacja projektowa zawierająca usytuowanie
projektowanej sieci uzbrojania terenu **SIEĆ**
OSWIECENIOWA I LAMPOWA
była przedmiotem narady koordynacyjnej przeprowadzonej w dniu **19.12.2018** siedzibie PODGK.
Znak sprawy: **PODGL.430.176.2018**
Sposób przeprowadzenia narady: zebranie
zainicjowane przez podmiot wyznaczony przez
Prezesa Zarządu Miejskiego.
Niniejsza adnotacja jest integralną częścią
projektu z narady koordynacyjnej.
2018 12 27 r. - S.T. A. R. O. S. T. Y
Łódź, dn.
Dyrektor PODGK
podpis: [podpis]
podpis: [podpis]

Legenda:

prg linie oświetleniowe 1x8 cm, sprawa osobno 150V
numeryacja linii
prg linie kablowe oświetlenia YAKY 4x50mm²
prg rura ochronna DMC-75
Prace wykonawcze zgodnie z normą PN-EN 504
W projekcie uwzględniono istniejącą infrastrukturę
- prace wykończeniowe

Niniejsza mapa jest zgodna z mapą do celów projektowych
11218
DATA
Krzysztof Bieńkowski

Wykonawca	Zamawiający
Espeja biuro projektowe ulica Górnoślaska 8/13 62-800 Kalisz	Urząd Miejski w Kaliszach ulica 11 Listopada 65 95-040 Kalisz
Data opracowania 10.2018	Typul wykonawcy: Budowa oświetlenia ulicznego, w ulicach Polnej, Nasiennej i 5-go Maja w Kaliszach
Skala 1:500	Typul wykonawcy: Projekt Budowlany
Pracownia Stowarzyszenie Opracował mgr inż. David Farnas	Typul wykonawcy: Plan Zagospodarowania Terenu
Ekspertyza mgr inż. David Farnas	Pracownia Nr uprawnień WKF/1039/PCO/17
Nr rysu 2.2	Nr rysu 2.2

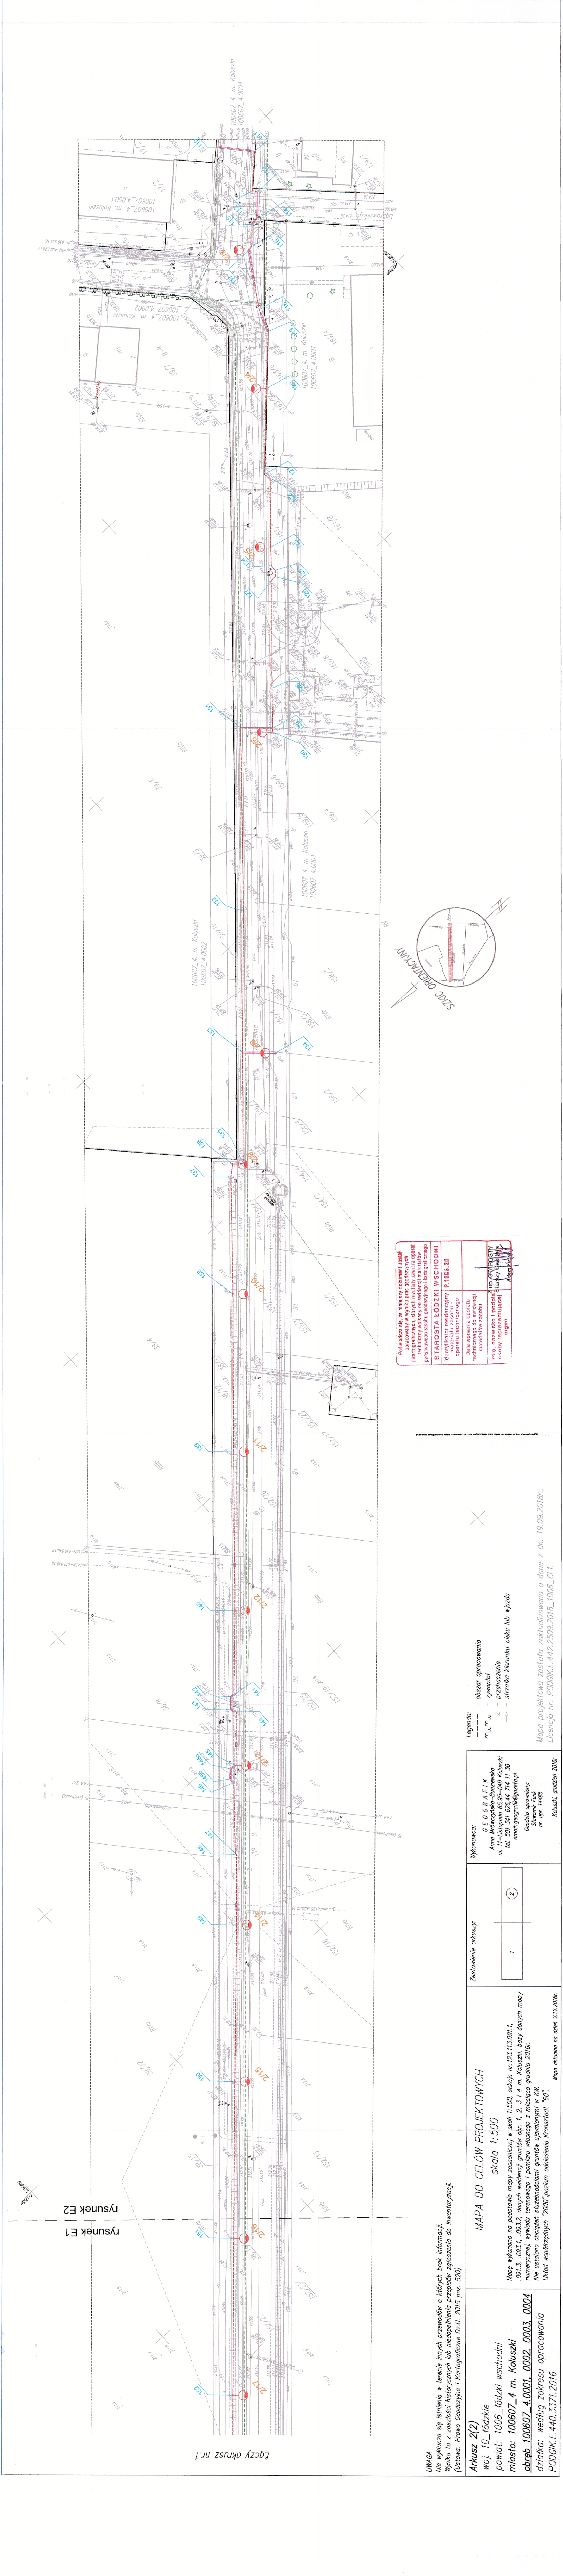

Łączy okrusz nr.1

rysunek E1

rysunek E2

Podpisz się za niniejszym dokumentem: zasada
opracowany w wyniku prac opartych na
kartograficznych, których rezultaty zawiera oparcie
techniczne wykonany w oparciu o dane i informacje
przebiegające w terenie, nie gwarantujemy ich
dokładności i kompletności.

STAFOSTA ŁÓDZKI WSCHODNI
Identyfikator ewidencyjny: P.1065.20
Data wpisania opisu
technicznego do ewidencji
materiałów zasobu
Inne nazwisko i podpis
osoby reprezentującej
organ

Legenda:

- obszar opracowania
- żywopit
- przebieg
- linia hierarchii cieków lub wzdłuż

Wykonawca:
G. E. O. G. R. A. F. I. K
Anna Młotczyńska-Budzińska
ul. 11-Listopada 65, 95-040 Kalisz
tel. 501 341 626, 44 714 11 30
email: geografiak@geografiak.pl
Opolec urzędowy
Sławomir Funk
nr. upr. 14485
Kalisz, grudzień 2018r.

Mapa projektowa została zaktualizowana o dane z dn. 19.09.2018r.,
Licencja nr. PODGK-L.442.2509.2018.1006_C11.

Arkusz 2(2)	Zestawienie arkuszy:	Wykonawca:
woj. 10 łódzkie	1	G. E. O. G. R. A. F. I. K
powiat: 1006 łódzki wschodni	2	Anna Młotczyńska-Budzińska
miasto: 100607-4 m. Kalisz		ul. 11-Listopada 65, 95-040 Kalisz
obręb: 100607-4.0001.0002.0003.0004		tel. 501 341 626, 44 714 11 30
działka: według zakresu opracowania		email: geografiak@geografiak.pl
PODGL.440.3371.2016		Opolec urzędowy
		Sławomir Funk
		nr. upr. 14485
		Kalisz, grudzień 2018r.

Mapa wykonana na podstawie mapy zasadniczej w skali 1:500, sekcja nr.123.113.091.1.
091.3, 093.1, 093.2 danych ewidencji gruntów obr. 1, 2, 3 i 4 m. Kalisz, bazy danych mapy
numerycznej, wyciągu terenowego i pomiaru własnego z miesiąca grudnia 2018r.
Nie ustalono obciążenia służebnościami gruntów uprawnionymi w KW
Układ współrzędnych "2000" poziom odniesienia Krasiński "60".
Mapa aktualna na dzień 2.12.2018r.